
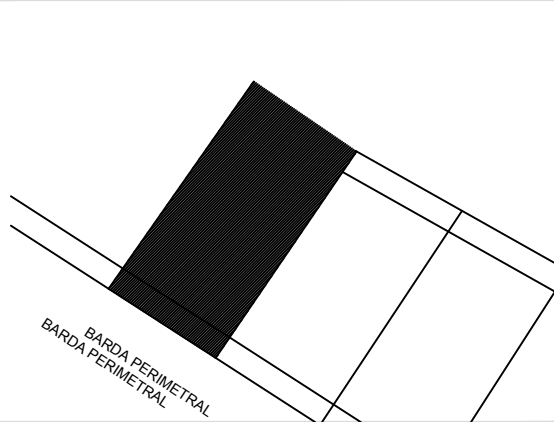


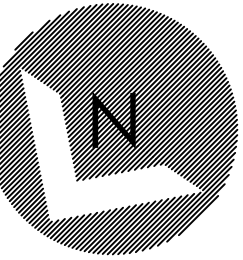

SIMBOLOGIA PLUVIAL

	BAJADA DE AGUAS PLUVIALES
	TUBO DE PVC 101MM
	TUBO DE PVC 51MM
	DIRECCION DE PENDIENTES
	TUBO DE ADS 151MM
	REGISTRO 40 X 60 VISIBLE
	REGISTRO OCULTO TAPA CIEGA

SIMBOLOGIA SANITARIA

	BAJADA DE AGUAS NEGRAS 101MM
	DIRECCION DE PENDIENTES
	TUBO DE PVC 101MM
	TUBO DE PVC 51MM
	TUBO DE ADS 151MM
	REGISTRO 40 X 60
	CESPOL COLADERA CON BOTE
	CESPOL COLADERA CON SELLO HIDRAULICO 20 X 20
	TUBO VENTILA 51MM

NOTAS Y ESPECIFICACIONES

- LAS COTAS RIGEN AL DIBUJO. EN LO POSIBLE DEBE REVITARSE TOMAR MEDIDAS A ESCALA DE ESTE PLANO.
- LOS PLANOS DEBERAN VERIFICARSE CON LOS CORRESPONDIENTES DE OBRA, INSTALACIONES Y ESTRUCTURALES.
- CUALQUIER DISCREPANCIA DEBE SER CONSULTADA CON LA DIRECCION DE OBRA Y LA COORDINACION DE PROYECTOS.

ESTATUS DEL PROYECTO

PARA REVISIONES

CON FECHA DE NOVIEMBRE 29, 2017ESTE PLANO ANULA A TODOS CON FECHAS ANTERIORES POR DIVERSOS CAMBIOS AL PROYECTO.

PLANO

PLANO INSTALACIONES SANITARIAS



LA VERDAD
NOS HARA LIBRES
UNIVERSIDAD
IBEROAMERICANA
PUEBLA

INFORMACION


PI.05

ESCALA:

1:50

DIMENSIONES:

METROS

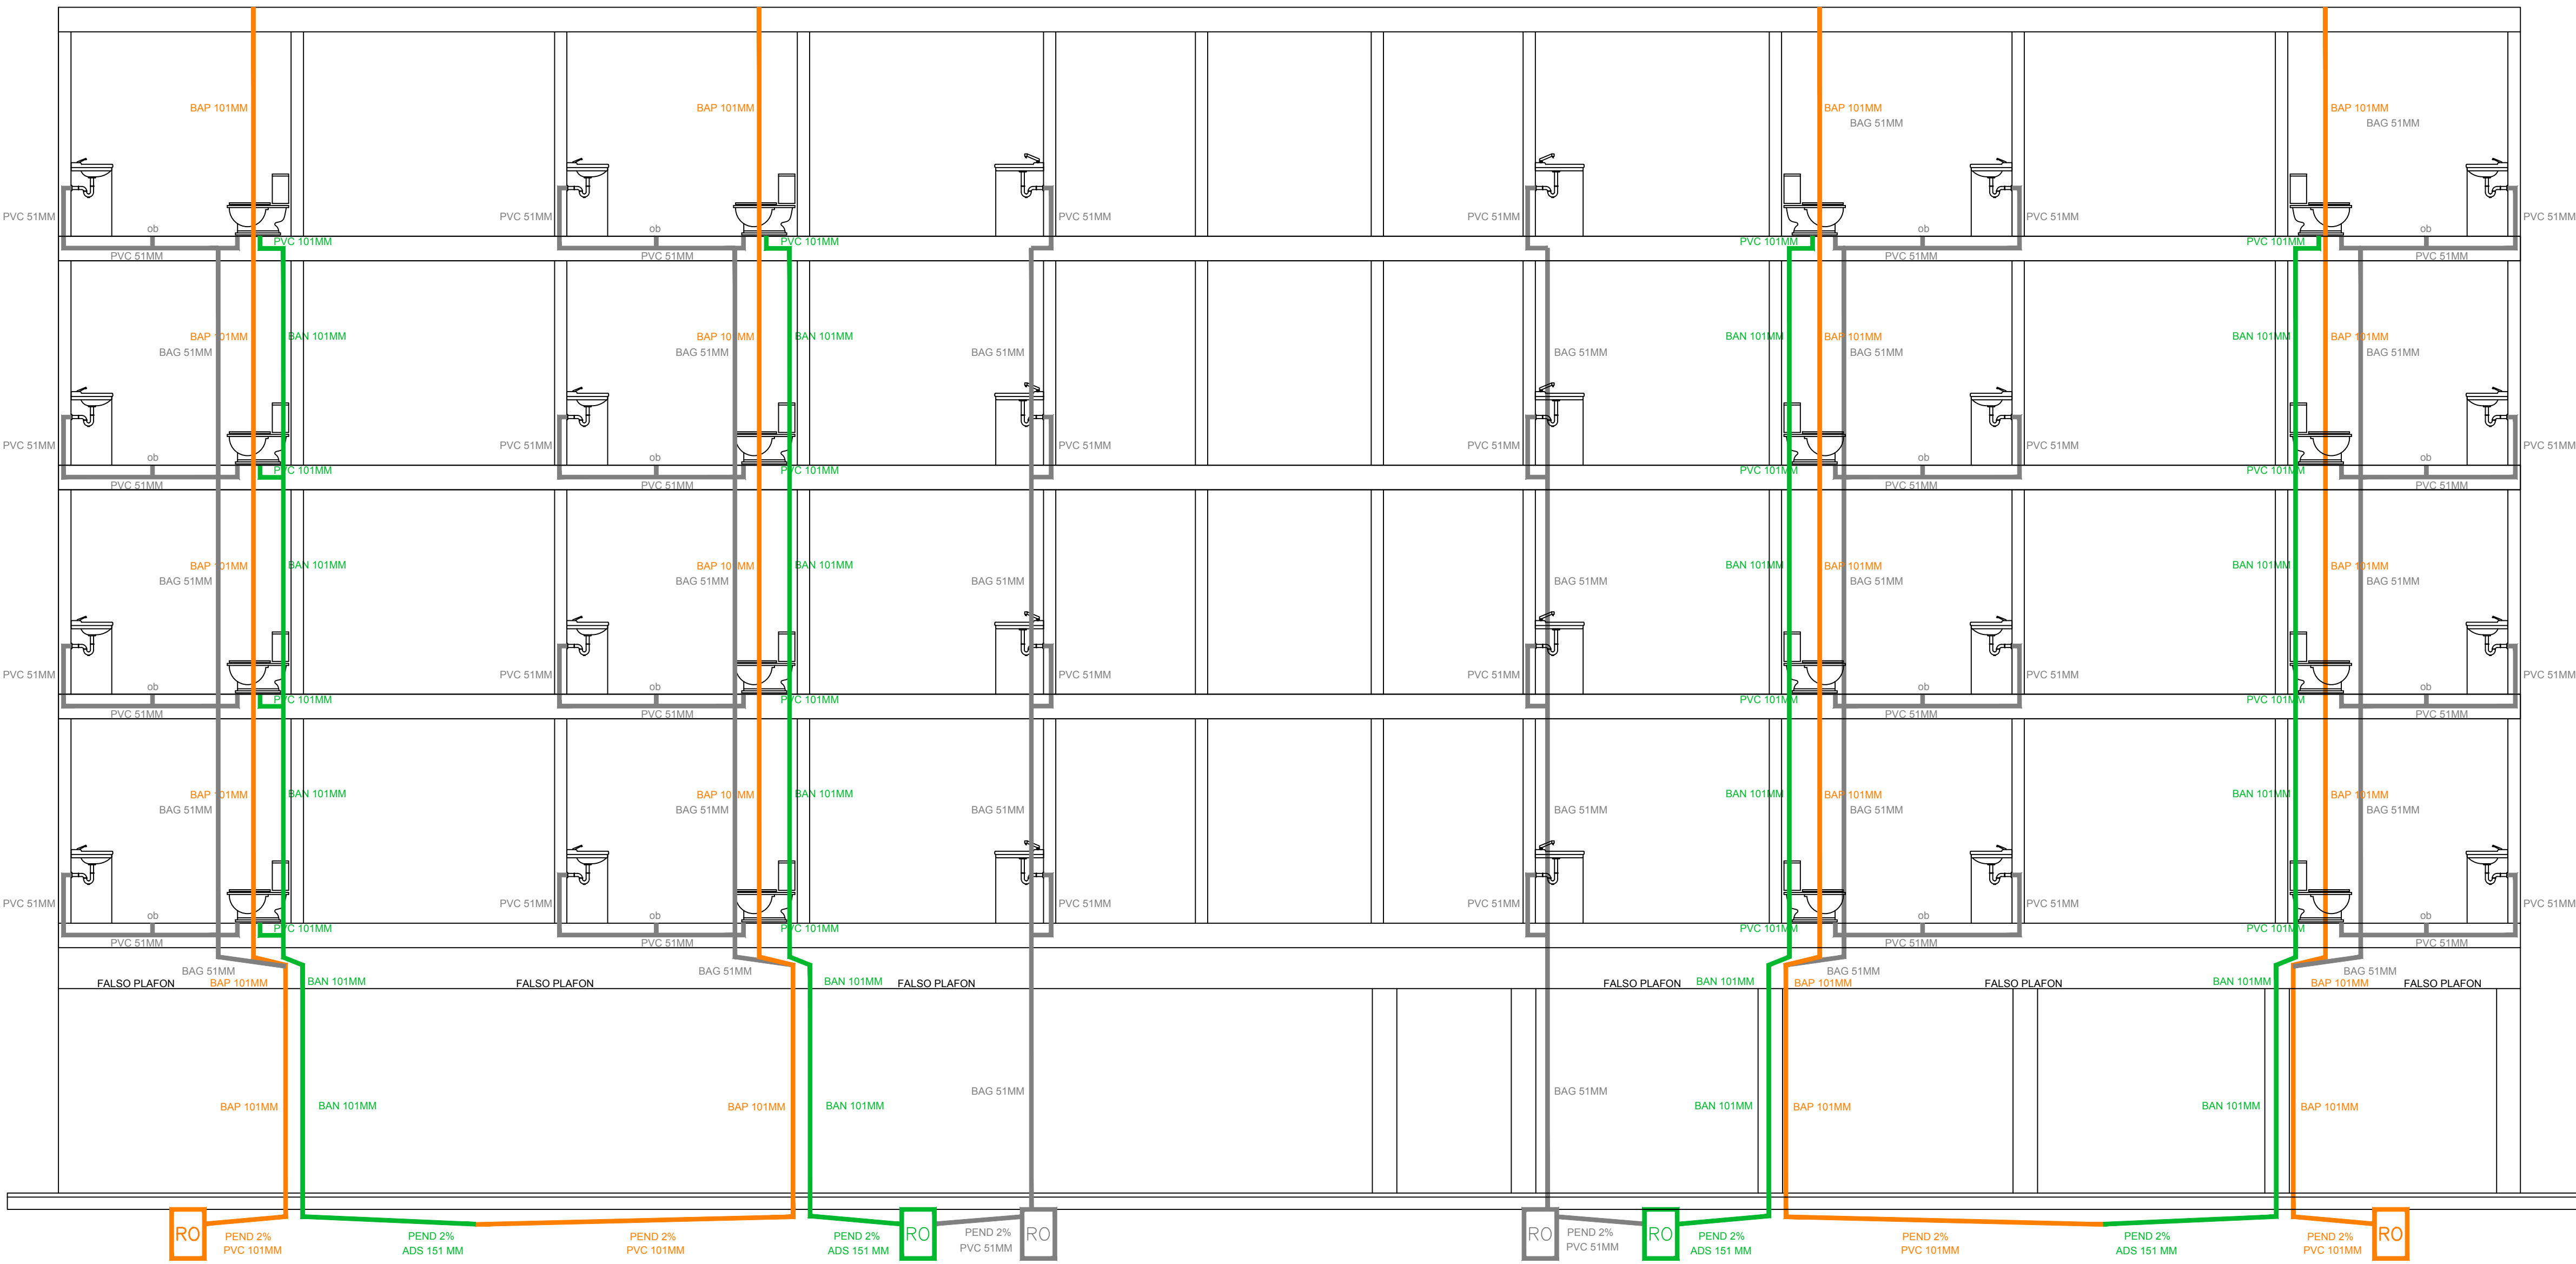

Corte A-A'



Corte B-B´

UNIVERSIDAD
IBEROAMERICANA
PUEBLA

ORIENTACION

PROFESOR

ARQ SALVADOR GUADARRAMA

DIBUJANTE

MELANIE HERNÁNDEZ TORRES
JESSICA MELÉNDEZ
JOSÉ TRINIDAD

PROYECTO

EDIFICIO DEPARTAMENTOS

NOMBRE DE LA MATERIA

INSTALACIONES HIDROSANITARIAS

PLANO DE UBICACIÓN

SIMBOLOGIA PLUVIAL

	BAJADA DE AGUAS PLUVIALES
	TUBO DE PVC 101MM
	TUBO DE PVC 51MM
	DIRECCION DE PENDIENTES
	TUBO DE ADS 151MM
	REGISTRO 40 X 60 VISIBLE
	REGISTRO OCULTO TAPA CIEGA

SIMBOLOGIA SANITARIA

	BAJADA DE AGUAS NEGRAS 101MM
	DIRECCION DE PENDIENTES
	TUBO DE PVC 101MM
	TUBO DE PVC 51MM
	TUBO DE ADS 151MM
	REGISTRO 40 X 60
	CESPOL COLADERA CON BOTE
	CESPOL COLADERA CON SELLO HIDRAULICO 20 X 20
	TUBO VENTILA 51MM

NOTAS Y ESPECIFICACIONES

- LAS COTAS RIGEN AL DIBUJO. EN LO POSIBLE DEBE REVITARSE TOMAR MEDIDAS A ESCALA DE ESTE PLANO.
- LOS PLANOS DEBERAN VERIFICARSE CON LOS CORRESPONDIENTES DE OBRA, INSTALACIONES Y ESTRUCTURALES.
- CUALQUIER DISCREPANCIA DEBE SER CONSULTADA CON LA DIRECCION DE OBRA Y LA COORDINACION DE PROYECTOS.

ESTATUS DEL PROYECTO

PARA REVISIONES

CON FECHA DE NOVIEMBRE 29, 2017ESTE PLANO ANULA A TODOS CON FECHAS ANTERIORES POR DIVERSOS CAMBIOS AL PROYECTO.

PLANO

PLANO INSTALACIONES SANITARIAS

INFORMACION

CLAVE DE PLANO: PI.06

ESCALA: 1:50

DIMENSIONES: METROS