


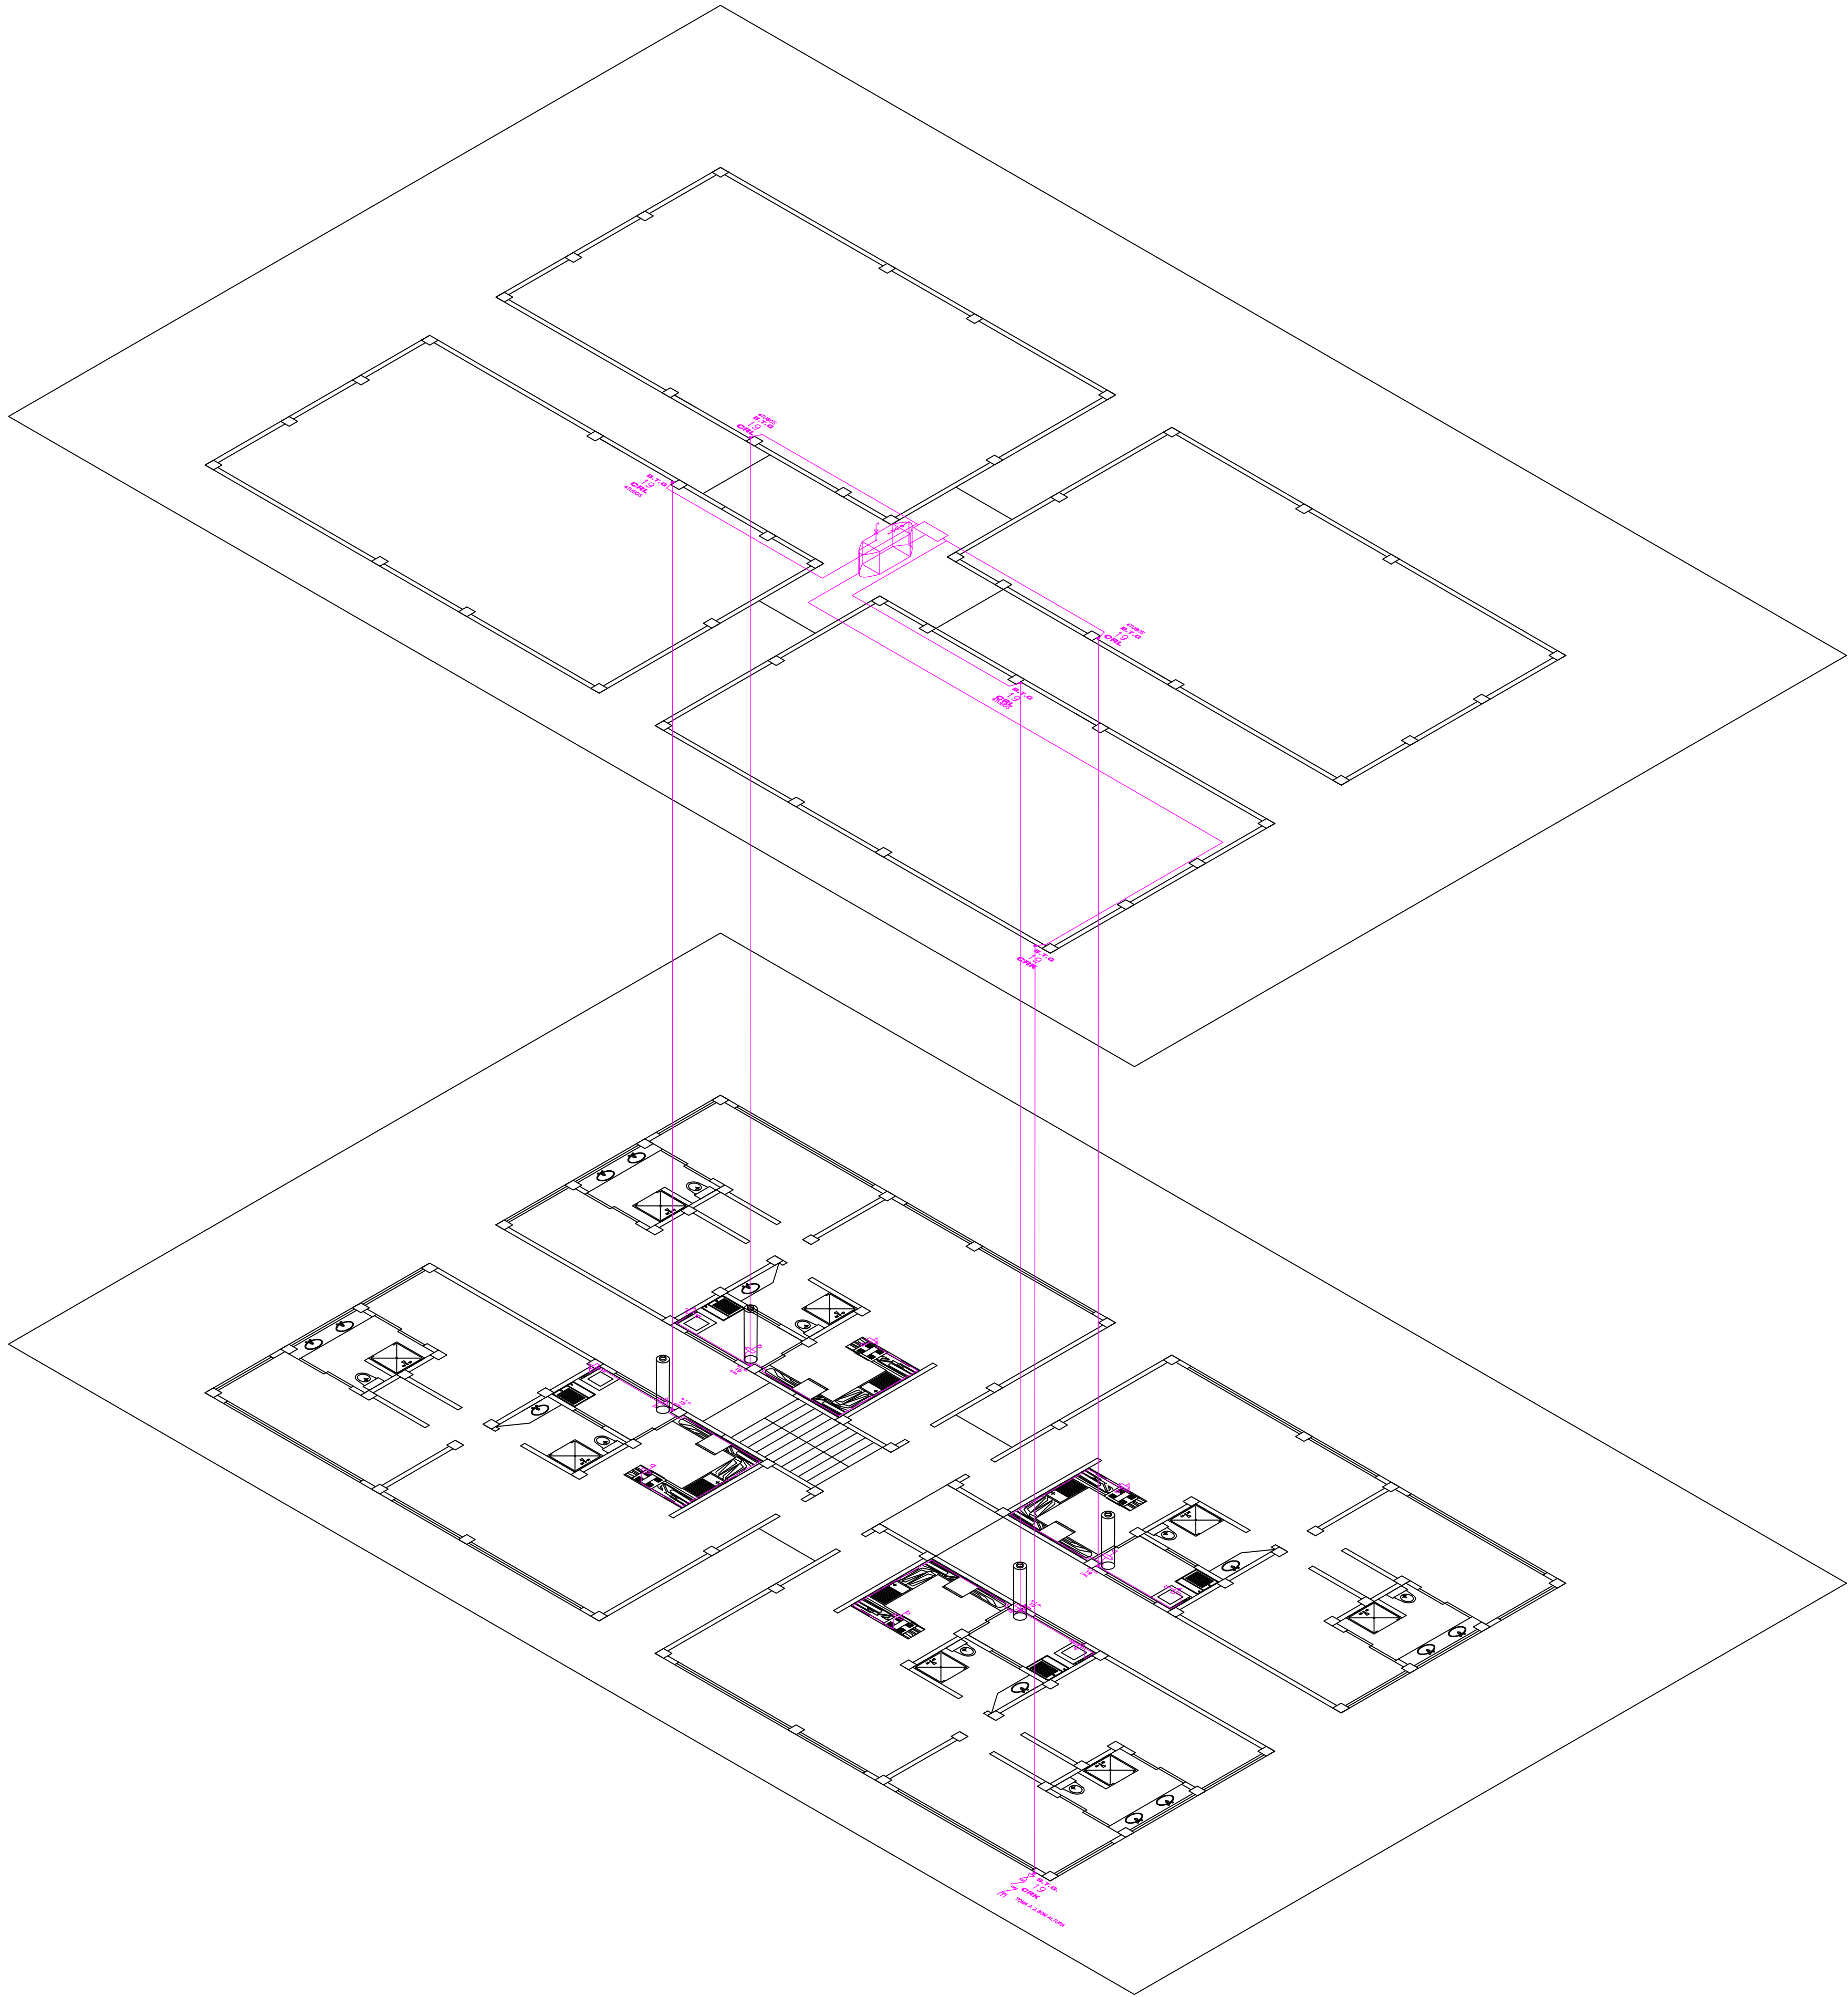


PROFESOR
ARQ SALVADOR GUADARRAMA

DIBUJANTE
MELANIE HERNÁNDEZ TORRES
JESSICA MELÉNDEZ
JOSÉ TRINIDAD

PROYECTO
EDIFICIO DEPARTAMENTOS

NOMBRE DE LA MATERIA
INSTALACIONES HIDROSANITARIAS

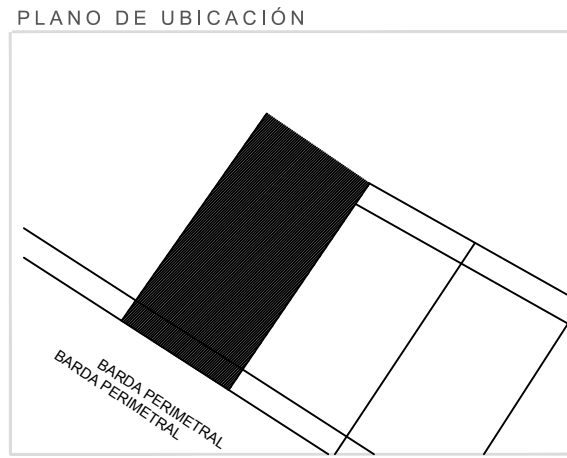

SIMBOLOGIA GAS	
	SURE TUBO DE GAS
	BAJA TUBO DE GAS
	COBRE RIGIDO TIPO K
	COBRE RIGIDO TIPO L
	TUBERIA VISIBLE
	TUBERIA OCULTA
	REGULADOR BAJA PRESION
	REGULADOR ALTA PRESION
	VALVULA DE GLOBO
	LLAVE DE PASO
	RIZO
	ESTUFA CON 4 QUEMADORES Y HORNO
	SECADORA DE ROPA
	CALENTADOR DE AGUA CA 1/2 L
	TOMA DE GAS
	RECIPIENTE ESTACIONARIO
	VALVULA DOBLE CHECK
	MEDIDOR DE VAPOR
	TUERCA UNION

- NOTAS Y ESPECIFICACIONES
- LAS COTAS RIGEN AL DIBUJO. EN LO POSIBLE DEBE REVITARSE TOMAR MEDIDAS A ESCALA DE ESTE PLANO.
 - LOS PLANOS DEBERAN VERIFICARSE CON LOS CORRESPONDIENTES DE OBRA, INSTALACIONES Y ESTRUCTURALES.
 - CUALQUIER DISCREPANCIA DEBE SER CONSULTADA CON LA DIRECCION DE OBRA Y LA COORDINACION DE PROYECTOS.


ESTATUS DEL PROYECTO
PARA REVISIONES
CON FECHA DE NOVIEMBRE 29, 2017ESTE PLANO ANULA A TODOS CON FECHAS ANTERIORES POR DIVERSOS CAMBIOS AL PROYECTO.

PLANO
PLANO INSTALACIONES GAS



INFORMACION
CLAVE DE PLANO: **PI.03**

ESCALA: 1:100 DIMENSIONES: METROS

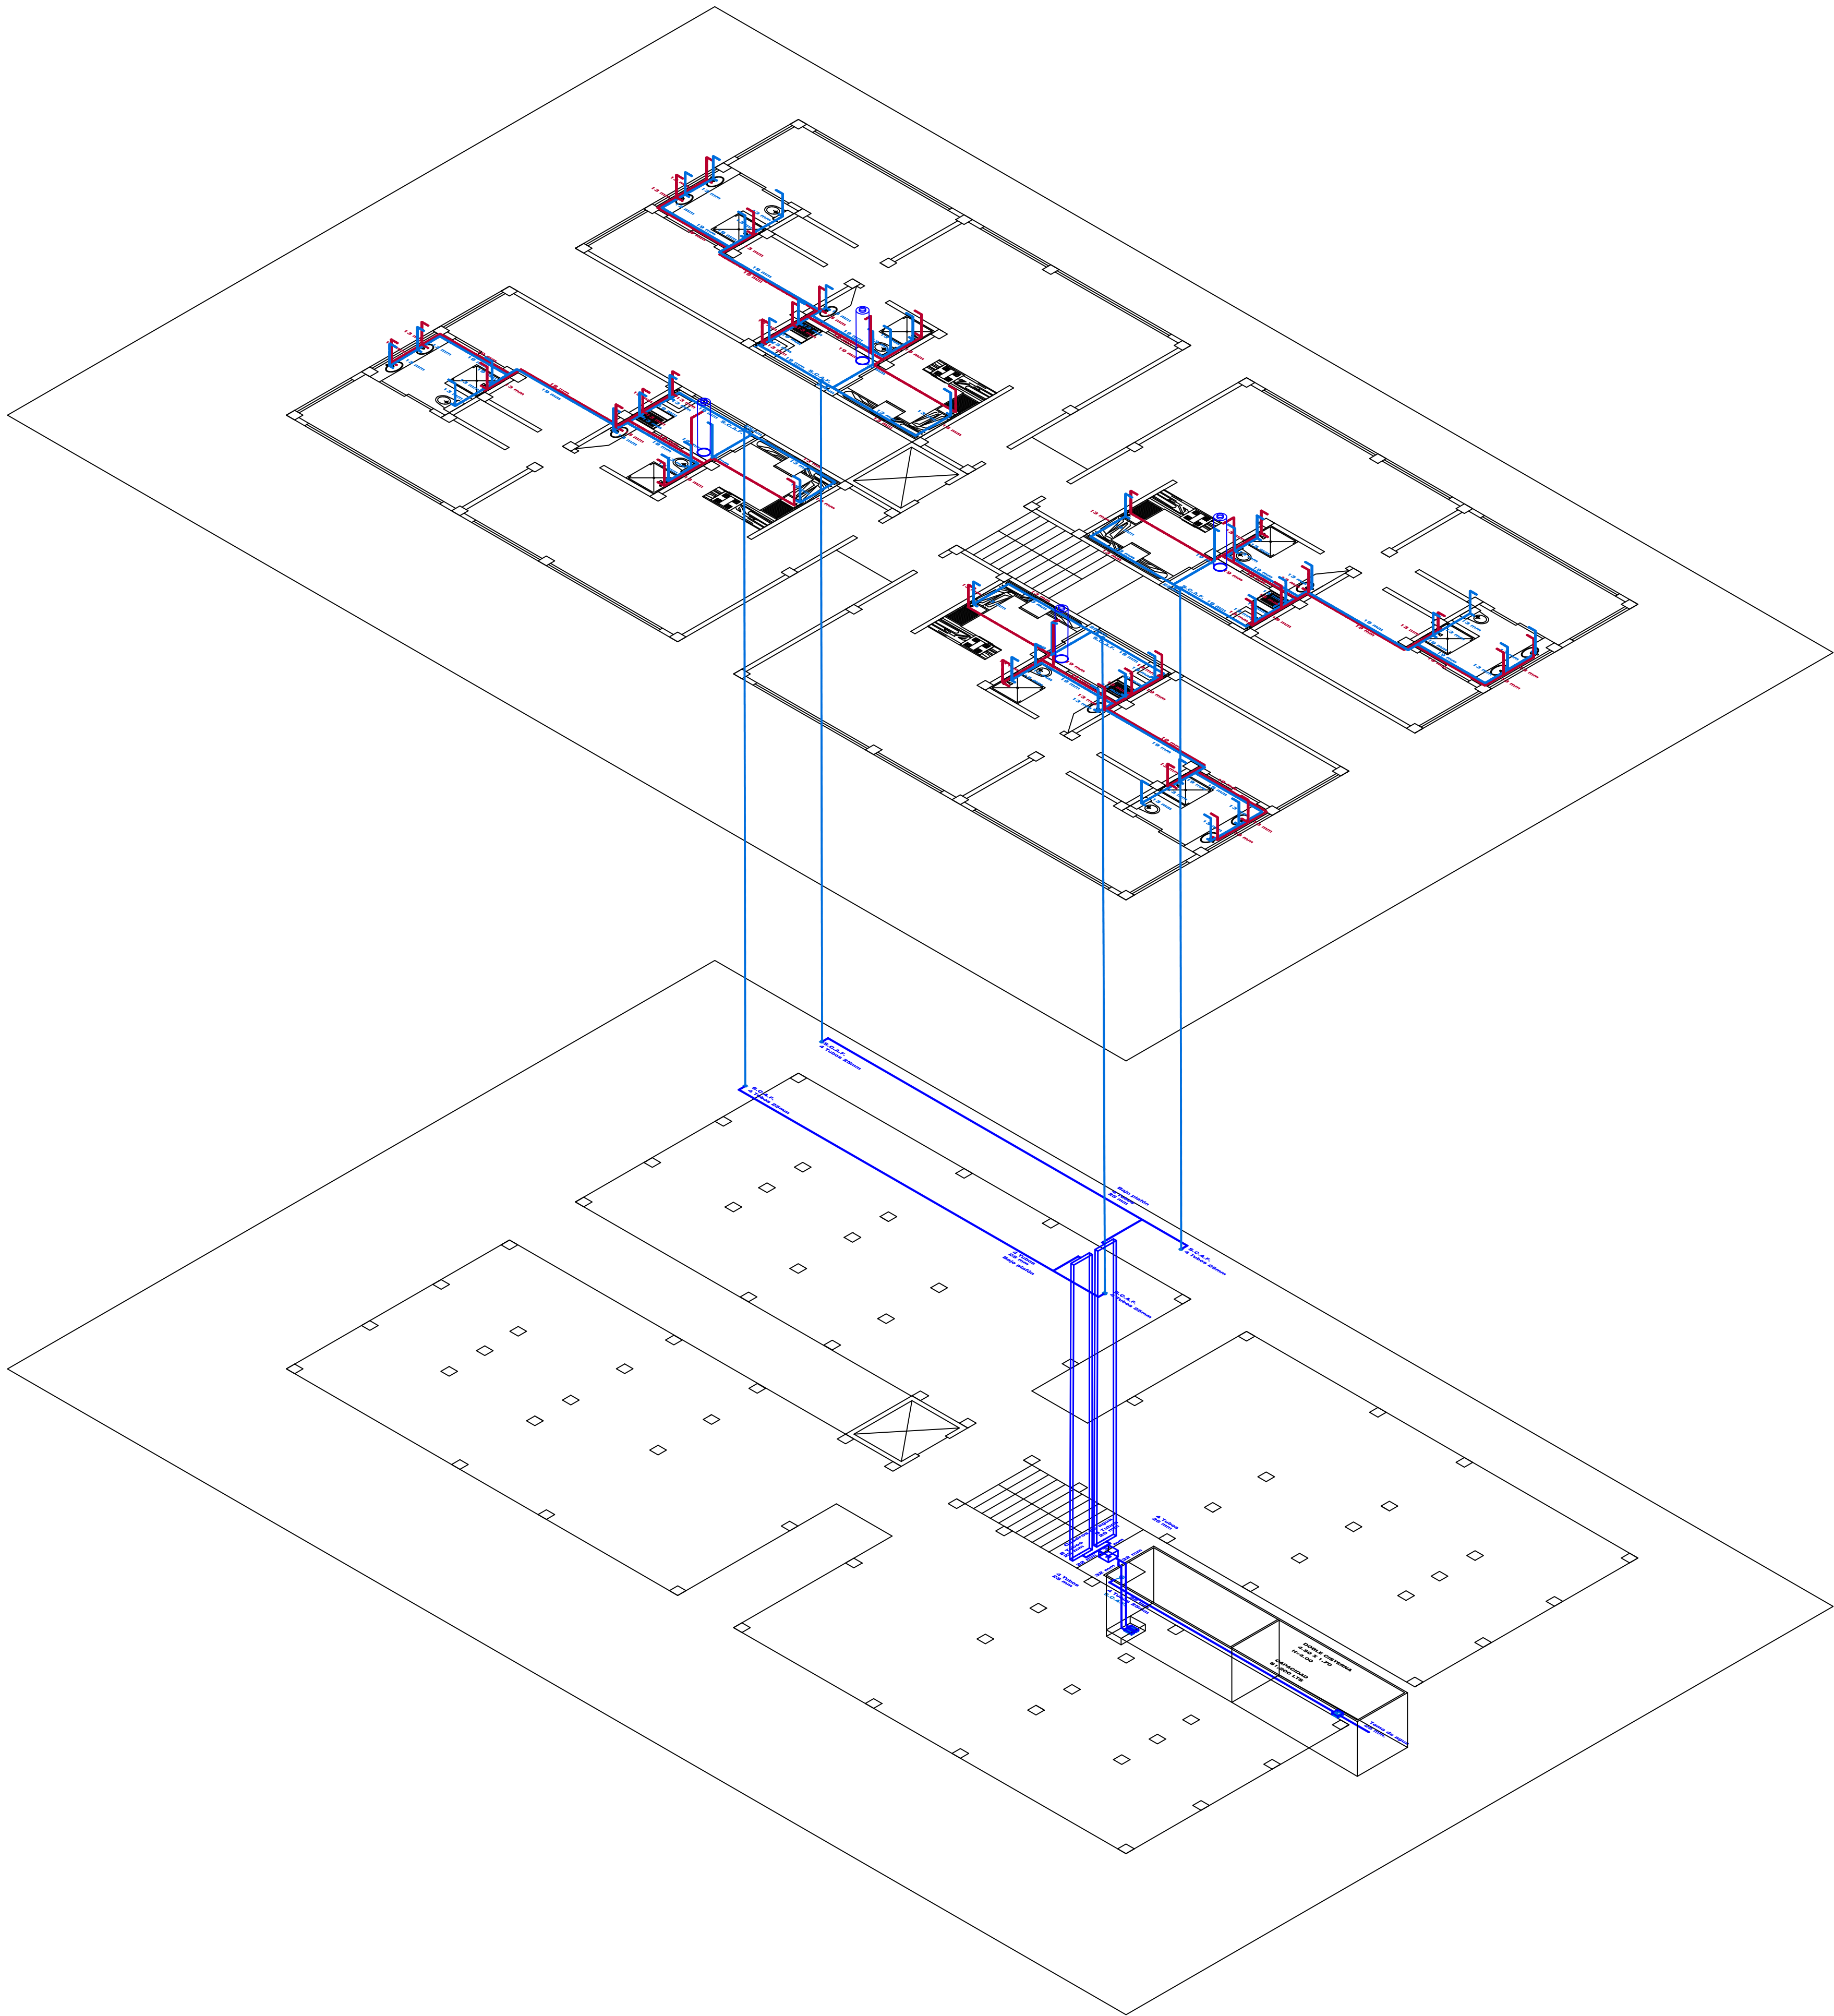


PROFESOR
ARQ SALVADOR GUADARRAMA

DIBUJANTE
MELANIE HERNÁNDEZ TORRES
JESSICA MELÉNDEZ
JOSÉ TRINIDAD

PROYECTO
EDIFICIO DEPARTAMENTOS

NOMBRE DE LA MATERIA
INSTALACIONES HIDROSANITARIAS

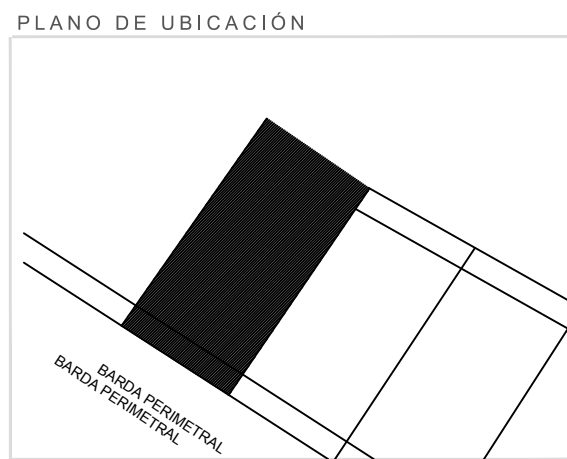

SIMBOLOGIA HIDRAULICA	
	SUBE COLUMNA AGUA FRIA/ BAJA COLUMNA AGUA FRIA
	SUBE COLUMNA AGUA CALIENTE BAJA COLUMNA AGUA CALIENTE
	TUBO DE AGUA CALIENTE
	TUBO DE AGUA FRIA
	VALVULA DE ALMO
	TUERCA UNION
	VALVULA DE PASO
	MEDIDOR DE FLUJO
	LLAVE DE NARIZ
	VALVULA CHECK
	VALVULA FLOTADOR
	BOMBA TRADICIONAL
	BOMBA SUMERGIBLE
	HIDRONEUMATICO
	CALENTADOR
	TANQUE SUAVIZADOR

NOTAS Y ESPECIFICACIONES


- LAS COTAS RIGEN AL DIBUJO. EN LO POSIBLE DEBE REVITARSE TOMAR MEDIDAS A ESCALA DE ESTE PLANO.
- LOS PLANOS DEBERAN VERIFICARSE CON LOS CORRESPONDIENTES DE OBRA, INSTALACIONES Y ESTRUCTURALES.
- CUALQUIER DISCREPANCIA DEBE SER CONSULTADA CON LA DIRECCION DE OBRA Y LA COORDINACION DE PROYECTOS.

ESTATUS DEL PROYECTO
PARA REVISIONES
CON FECHA DE NOVIEMBRE 29, 2017ESTE PLANO ANULA A TODOS CON FECHAS ANTERIORES POR DIVERSOS CAMBIOS AL PROYECTO.

PLANO
PLANO INSTALACIONES HIDRAULICAS



INFORMACION
CLAVE DE PLANO: **PI.03**
ESCALA: 1:50 DIMENSIONES: METROS

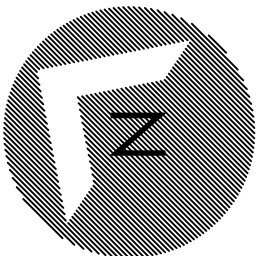

PROFESOR

ARO SALVADOR GUADARRAMA

DIBUJANTE

MELANIE HERNÁNDEZ TORRES
JESSICA MELENDEZ
JOSÉ TRINIDAD


PROYECTO

EDIFICIO DEPARTAMENTOS

NOMBRE DE LA MATERIA

INSTALACIONES HIDROSANITARIAS

PLANO DE UBICACIÓN

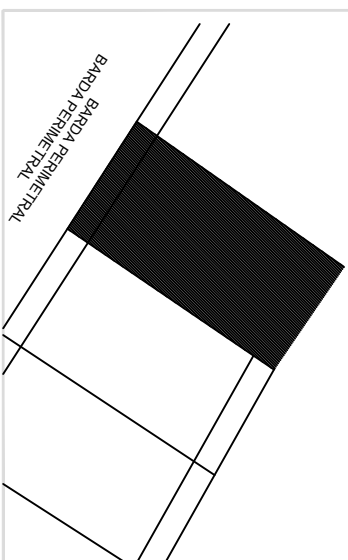

SIMBOLOGIA PLUVIAL	
...	BALDÍ DE AGUAS PLUVIALES
---	TUBO DE PVC 101MM
---	TUBO DE PVC 51MM
---	DIRECCION DE PENDIENTES
...	TUBO DE ODS 101MM
...	REGISTRO DE 5.00 POSIBLE
...	REGISTRO COLECTIVO PARA CUBA
...	

SIMBOLOGIA SANITARIA	
...	BALDÍ DE AGUAS RESIDAS 101MM
---	DIRECCION DE PENDIENTES
---	TUBO DE PVC 101MM
---	TUBO DE PVC 51MM
---	TUBO DE ODS 101MM
...	REGISTRO DE 4.00
...	CESPEL COLEGADA CON BOTE
...	CESPEL COLEGADA CON SILEO REMANECIDO DE 2.00
...	TUBO VENTILA 51MM
...	

NOTAS Y ESPECIFICACIONES

LAS COTAS REGINAL DIBUJO EN LO POSIBLE
DEBEREN VIARSE TOMAR MEDIDA A ESCALA
DE ESTE PLANO.

LOS PLANOS DEBEREN VERIFICARSE CON
LOS PLANOS DE ESTRUCTURA Y ESTRUCTURAS
INSTALACIONES Y ESTRUCTURALES.

CUANDO SE PRESENTE DIFERENCIA
CONSULTAR CON LA DIRECCION DE OBRAS Y
LA COORDINACION
DE PROYECTOS.

ESTATUS DEL PROYECTO

PARA REVISIONES
CON FECHA DE NOVIEMBRE 29, 2017 ESTE PLANO
ANULA A TODOS CON FECHAS ANTERIORES POR
DIVERSOS CAMBIOS AL PROYECTO.

PLANO

PLANO INSTALACIONES HIDRAULICAS



INFORMACION
CLAVE DE PLANO: P1.05

ESCALA: 1:100
DIMENSIONES: METROS

